


ELEVAÇÃO LATERAL ESQUERDA

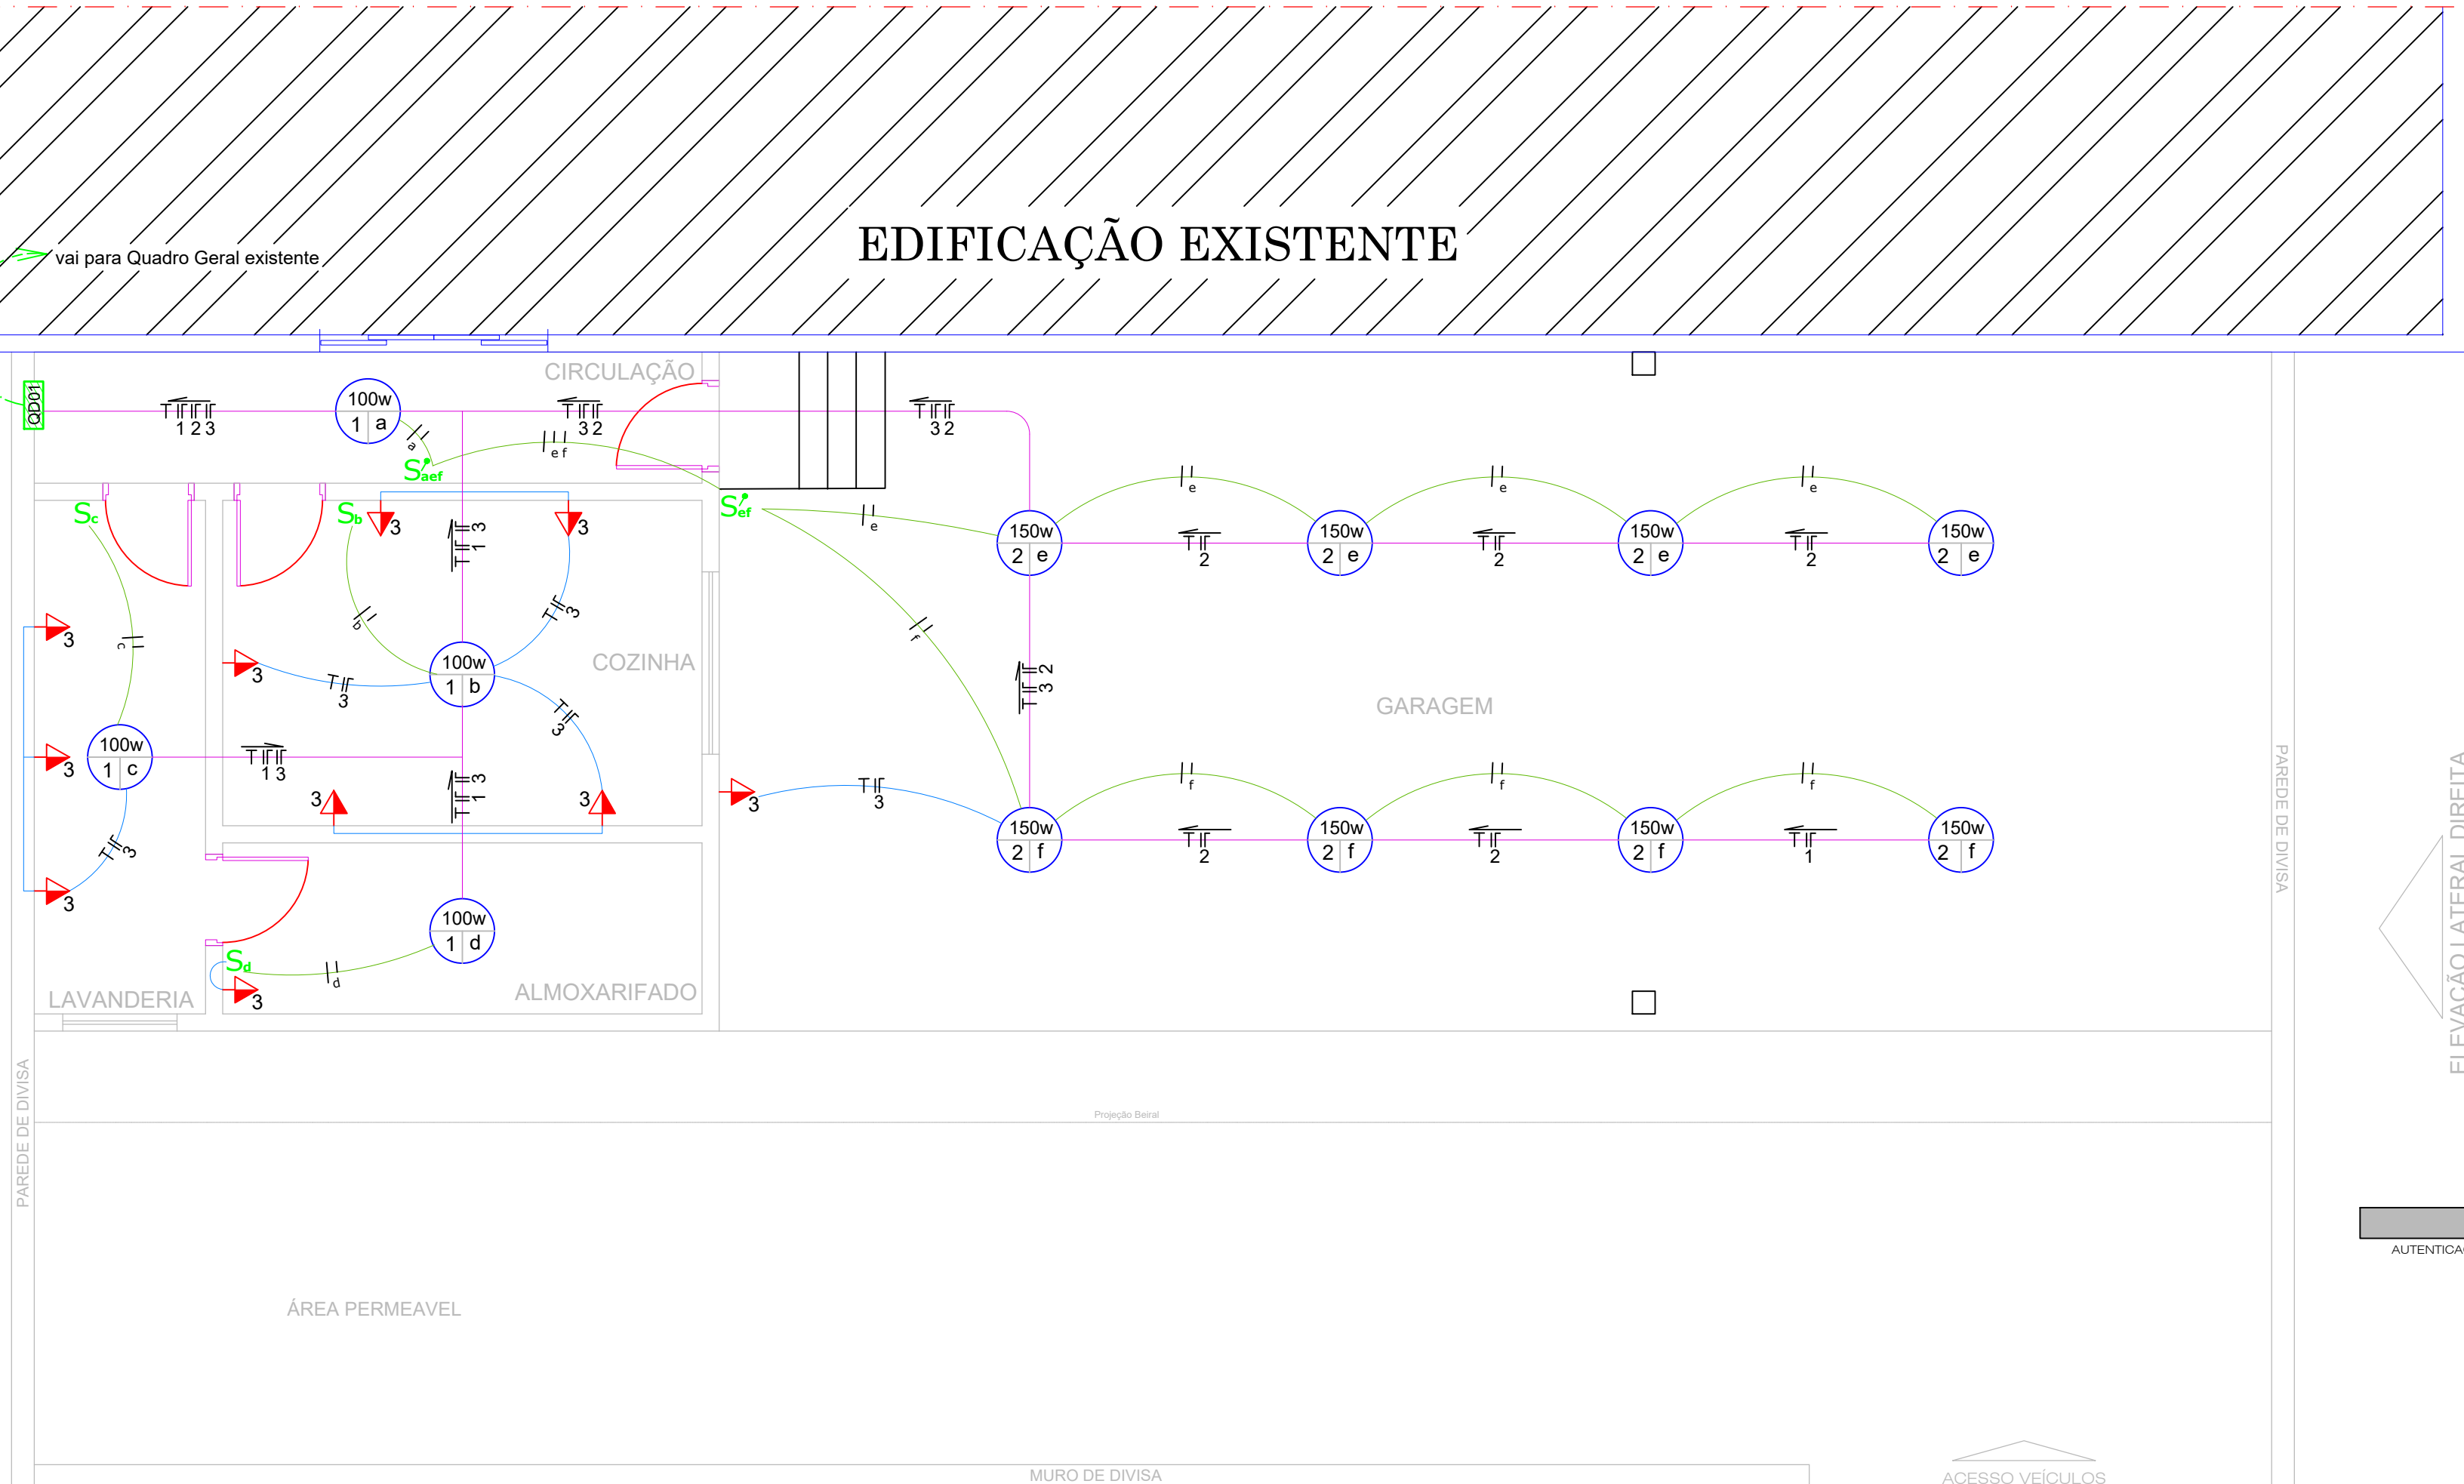


ELEVAÇÃO LATERAL DIREITA

1 PROJETO ELÉTRICO ESCALA 1/150

ELEVAÇÃO FRONTAL

QUADRO DE CARGAS									
ÁREA	CIRCUITOS	LAMPADAS			TOMADAS				TOTAL WATTS
		60w	100w	150w	150w	300w	1000w	3200w	
QDG - 01	C - 01		04						400w
	C - 02			08					1200w
	C - 03				10				1500w
	C - 04	Reserva							

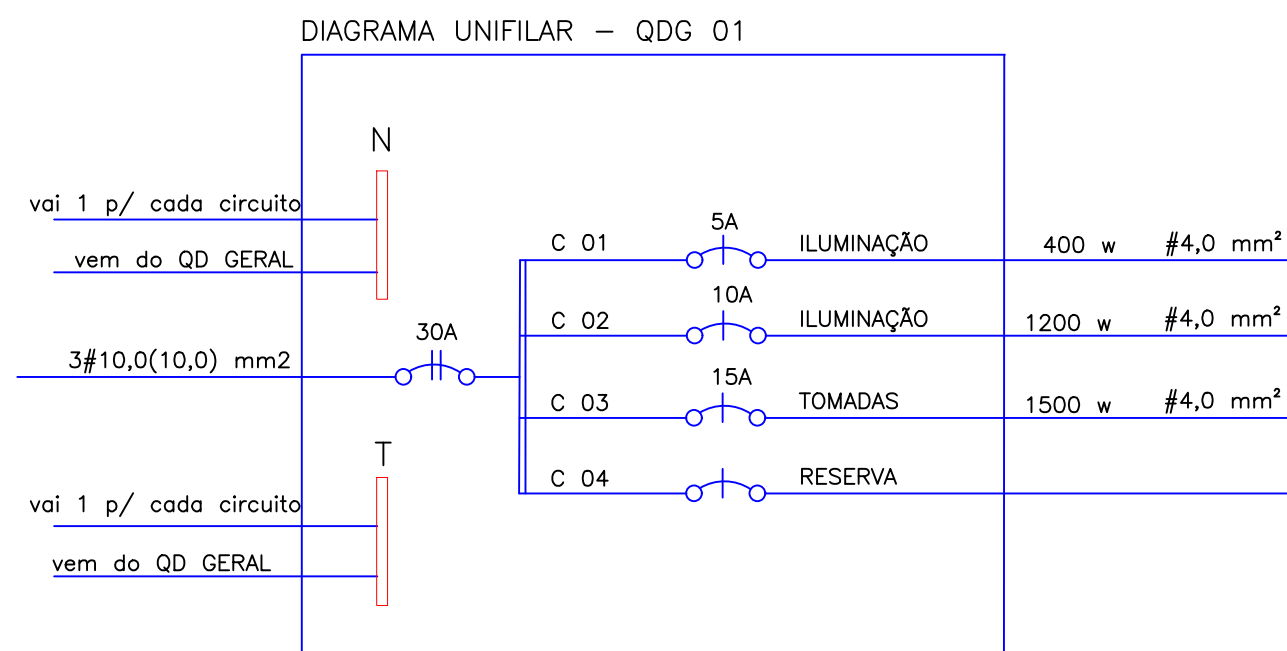

SIMBOLOGIA DAS INSTALAÇÕES ELÉTRICAS	
	Ponto de Luz no Teto (potência/circuito/comando)
	Circuito que Sobe
	Circuito que Desce
	Tomada de Luz na Parede, baixa (h = 0,30m.)
	Tomada de Luz na Parede, média (h = 1,00m.)
	Tomada Ar Condicionado Bivolt - 220v. (h = 2,30m.)
	Interruptor Simples
	Interruptor Paralelo
	Quadro Geral de Luz e Força
	Quadro de Distribuição
	Eletroduto Embutido no Teto ou Parede
	Condutor Fase
	Condutor Neutro
	Condutor Terra (condutor de proteção)
	Condutor Retorno

PROJETO ELÉTRICO

OBRA:

AMPLIAÇÃO DA
CÂMARA MUNICIPAL DE PALMITAL/PR.

PLANTA BAIXA DE PROJETO ELÉTRICO E DETALHES

ENDEREÇO DA OBRA:
RUA PRINCESA ISABEL, PARTE DO LOTE 02 - CENTRO - QUADRA 47 -
PALMITAL/PARANÁ

PROPRIETÁRIO:

CÂMARA MUNICIPAL DE PALMITAL-PR.
CNPJ 77.778.660/0001-22

RESPONSÁVEIS TÉCNICOS:

RODRIGUES & AMARAL
CONSTRUTORA & ENGENHARIA LTDA
CNPJ 31.264.074/0001-69

ESTATÍSTICAS:

ÁREA EXISTENTE 331,66m²
ÁREA A AMPLIAR 120,00m²
ÁREA TOTAL 451,66m²

ÁREA DO LOTE 680,00m²
SERVIDÃO DE PASSAGEM 90,00m²
TAXA DE OCUPAÇÃO 66,42 %
COEF. APROVEITAMENTO.....0,66
ÁREA PERMEÁVEL.....33,58 %

Palmital, 14 de maio de 2020.

Indicadas

DESENHO:
Eng. Civil Paulo Henrique Rodrigues Medeiros

PRANCHETA:
01/01

LOCALIZAÇÃO NO TERRENO: