



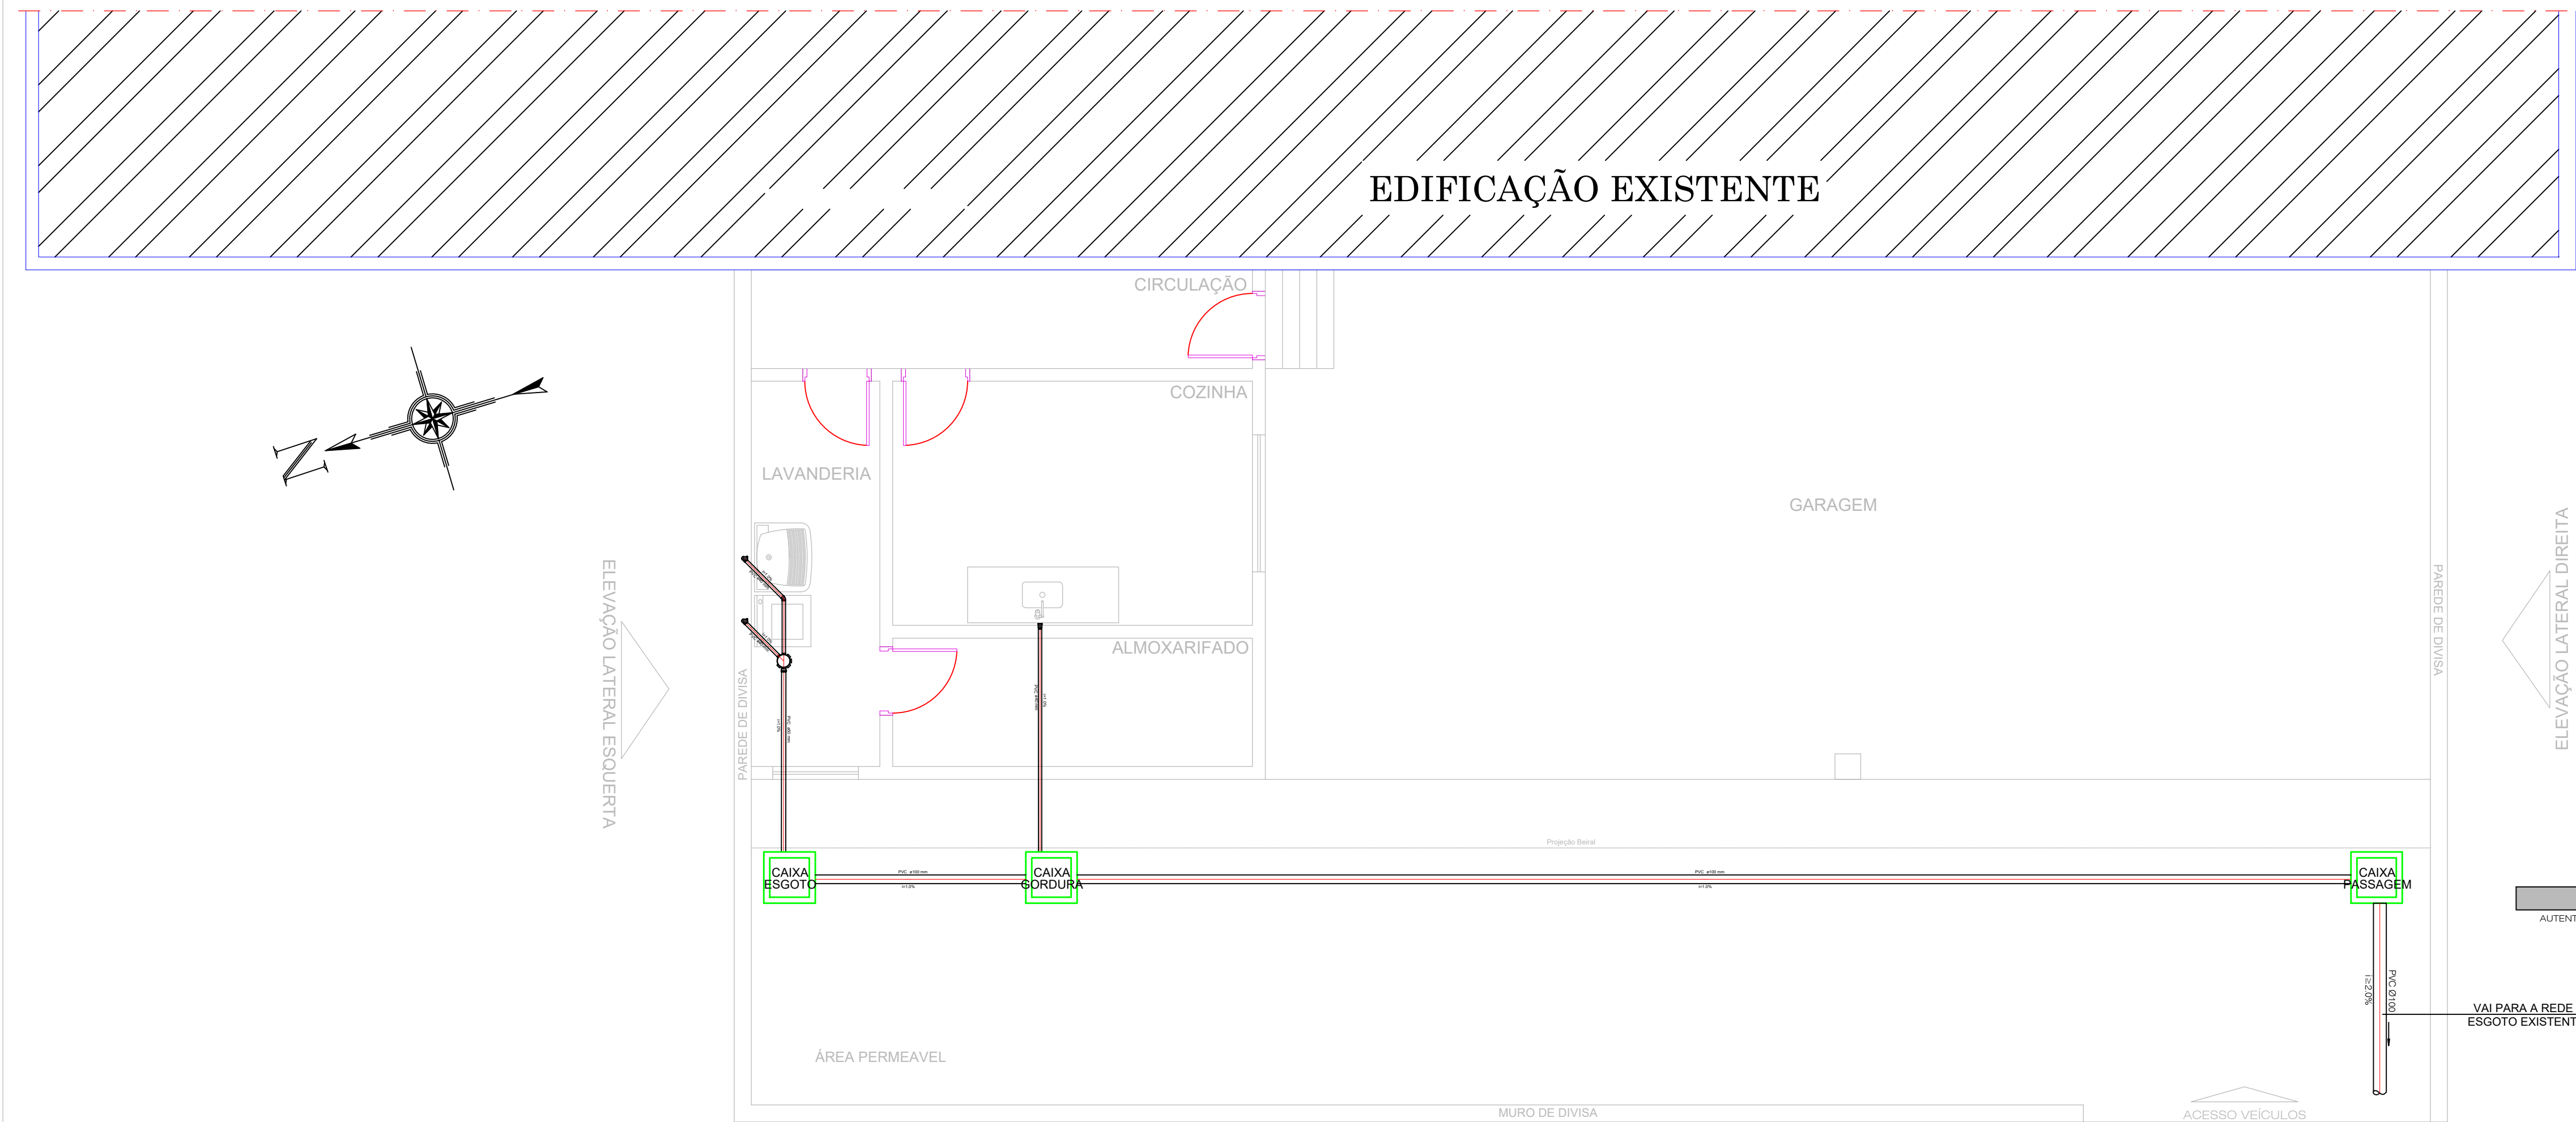

1 PROJETO HIDRÁULICO
ESCALA 1/150




OBS.: A declividade mínima dos trechos horizontais dos ramais de descarga, deverá ser de no mínimo 1,5%.

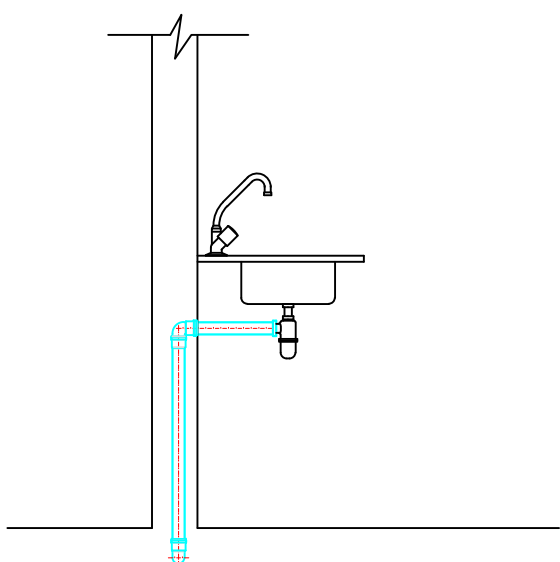


DETALHE DE ESGOTO
PIA DA COPA

2 DETALHE ISOMÉTRICO
ESCALA 1/20

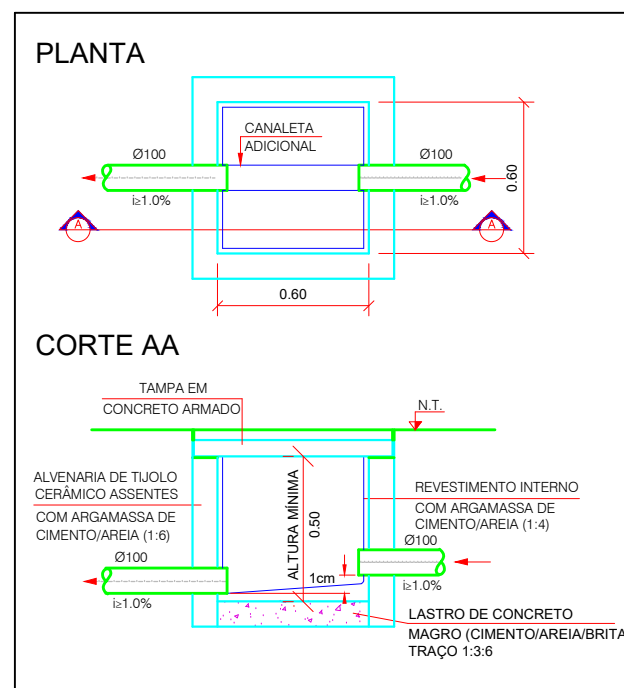

DETALHE DA CAIXA DE INSPEÇÃO
ESCALA 1/75

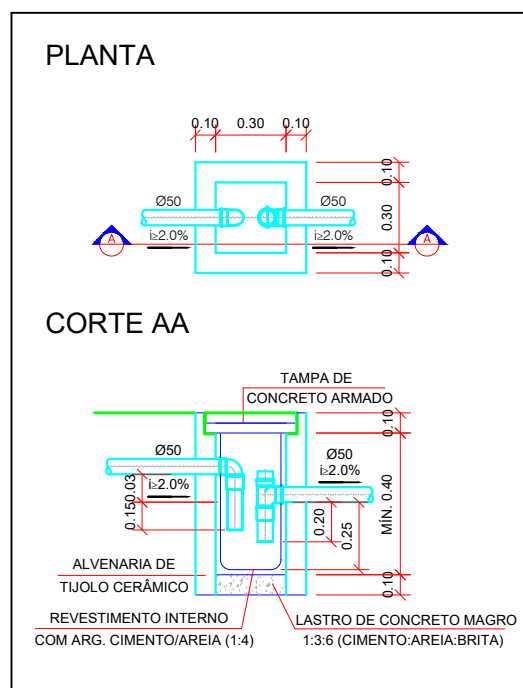

DETALHE DA CAIXA DE GORDURA
ESCALA 1/75

LEGENDA			
	CAIXA DE INSPEÇÃO ESGOTO SIMPLES 60 x 60 cm		CAIXA DE GORDURA
	CAIXA DE ESGOTO		CAIXA SIFONADA
	BUCHA DE REDUÇÃO LONGA		RAMAIS DE VENTILAÇÃO
	RALO SIFONADO		REDUÇÃO EXCÊNTRICA
	RALO SECO		REDUÇÃO EXCÊNTRICA - SUPERIOR
	RALO LINEAR 50CM		TÊ 45
	JOELHO 45		TÊ 90
	JOELHO 90		TÊ 90 COM REDUÇÃO
	JOELHO 90- COLUNA		JUNÇÃO SIMPLES

PROJETO HIDRÁULICO

OBRA:

AMPLIAÇÃO DA
CÂMARA MUNICIPAL DE PALMITAL/PR.

PLANTA BAIXA DE PROJETO DE ESGOTO SANITÁRIO E DETALHES

ENDEREÇO DA OBRA:
RUA PRINCESA ISABEL, PARTE DO LOTE 02 - CENTRO - QUADRA 47 -
PALMITAL/PARANÁ

PROPRIETÁRIO:

CÂMARA MUNICIPAL DE PALMITAL-PR.
CNPJ 77.778.660/0001-22

RESPONSÁVEIS TÉCNICOS:

RODRIGUES & AMARAL
CONSTRUTORA & ENGENHARIA LTDA
CNPJ 31.264.074/0001-69

Palmital, 14 de maio de 2020.

Indicadas

DESENHO:
Eng. Civil Paulo Henrique Rodrigues Medeiros

FRANQUÍIA:

ESTATÍSTICAS:

ÁREA EXISTENTE 331,66m²
ÁREA A AMPLIAR 120,00m²
ÁREA TOTAL 451,66m²

ÁREA DO LOTE 680,00m²
SERVIDÃO DE PASSAGEM 90,00m²
TAXA DE OCUPAÇÃO 66,42 %
COEF. APROVEITAMENTO.....0,66
ÁREA PERMEÁVEL.....33,58 %

LOCALIZAÇÃO NO TERRENO: